


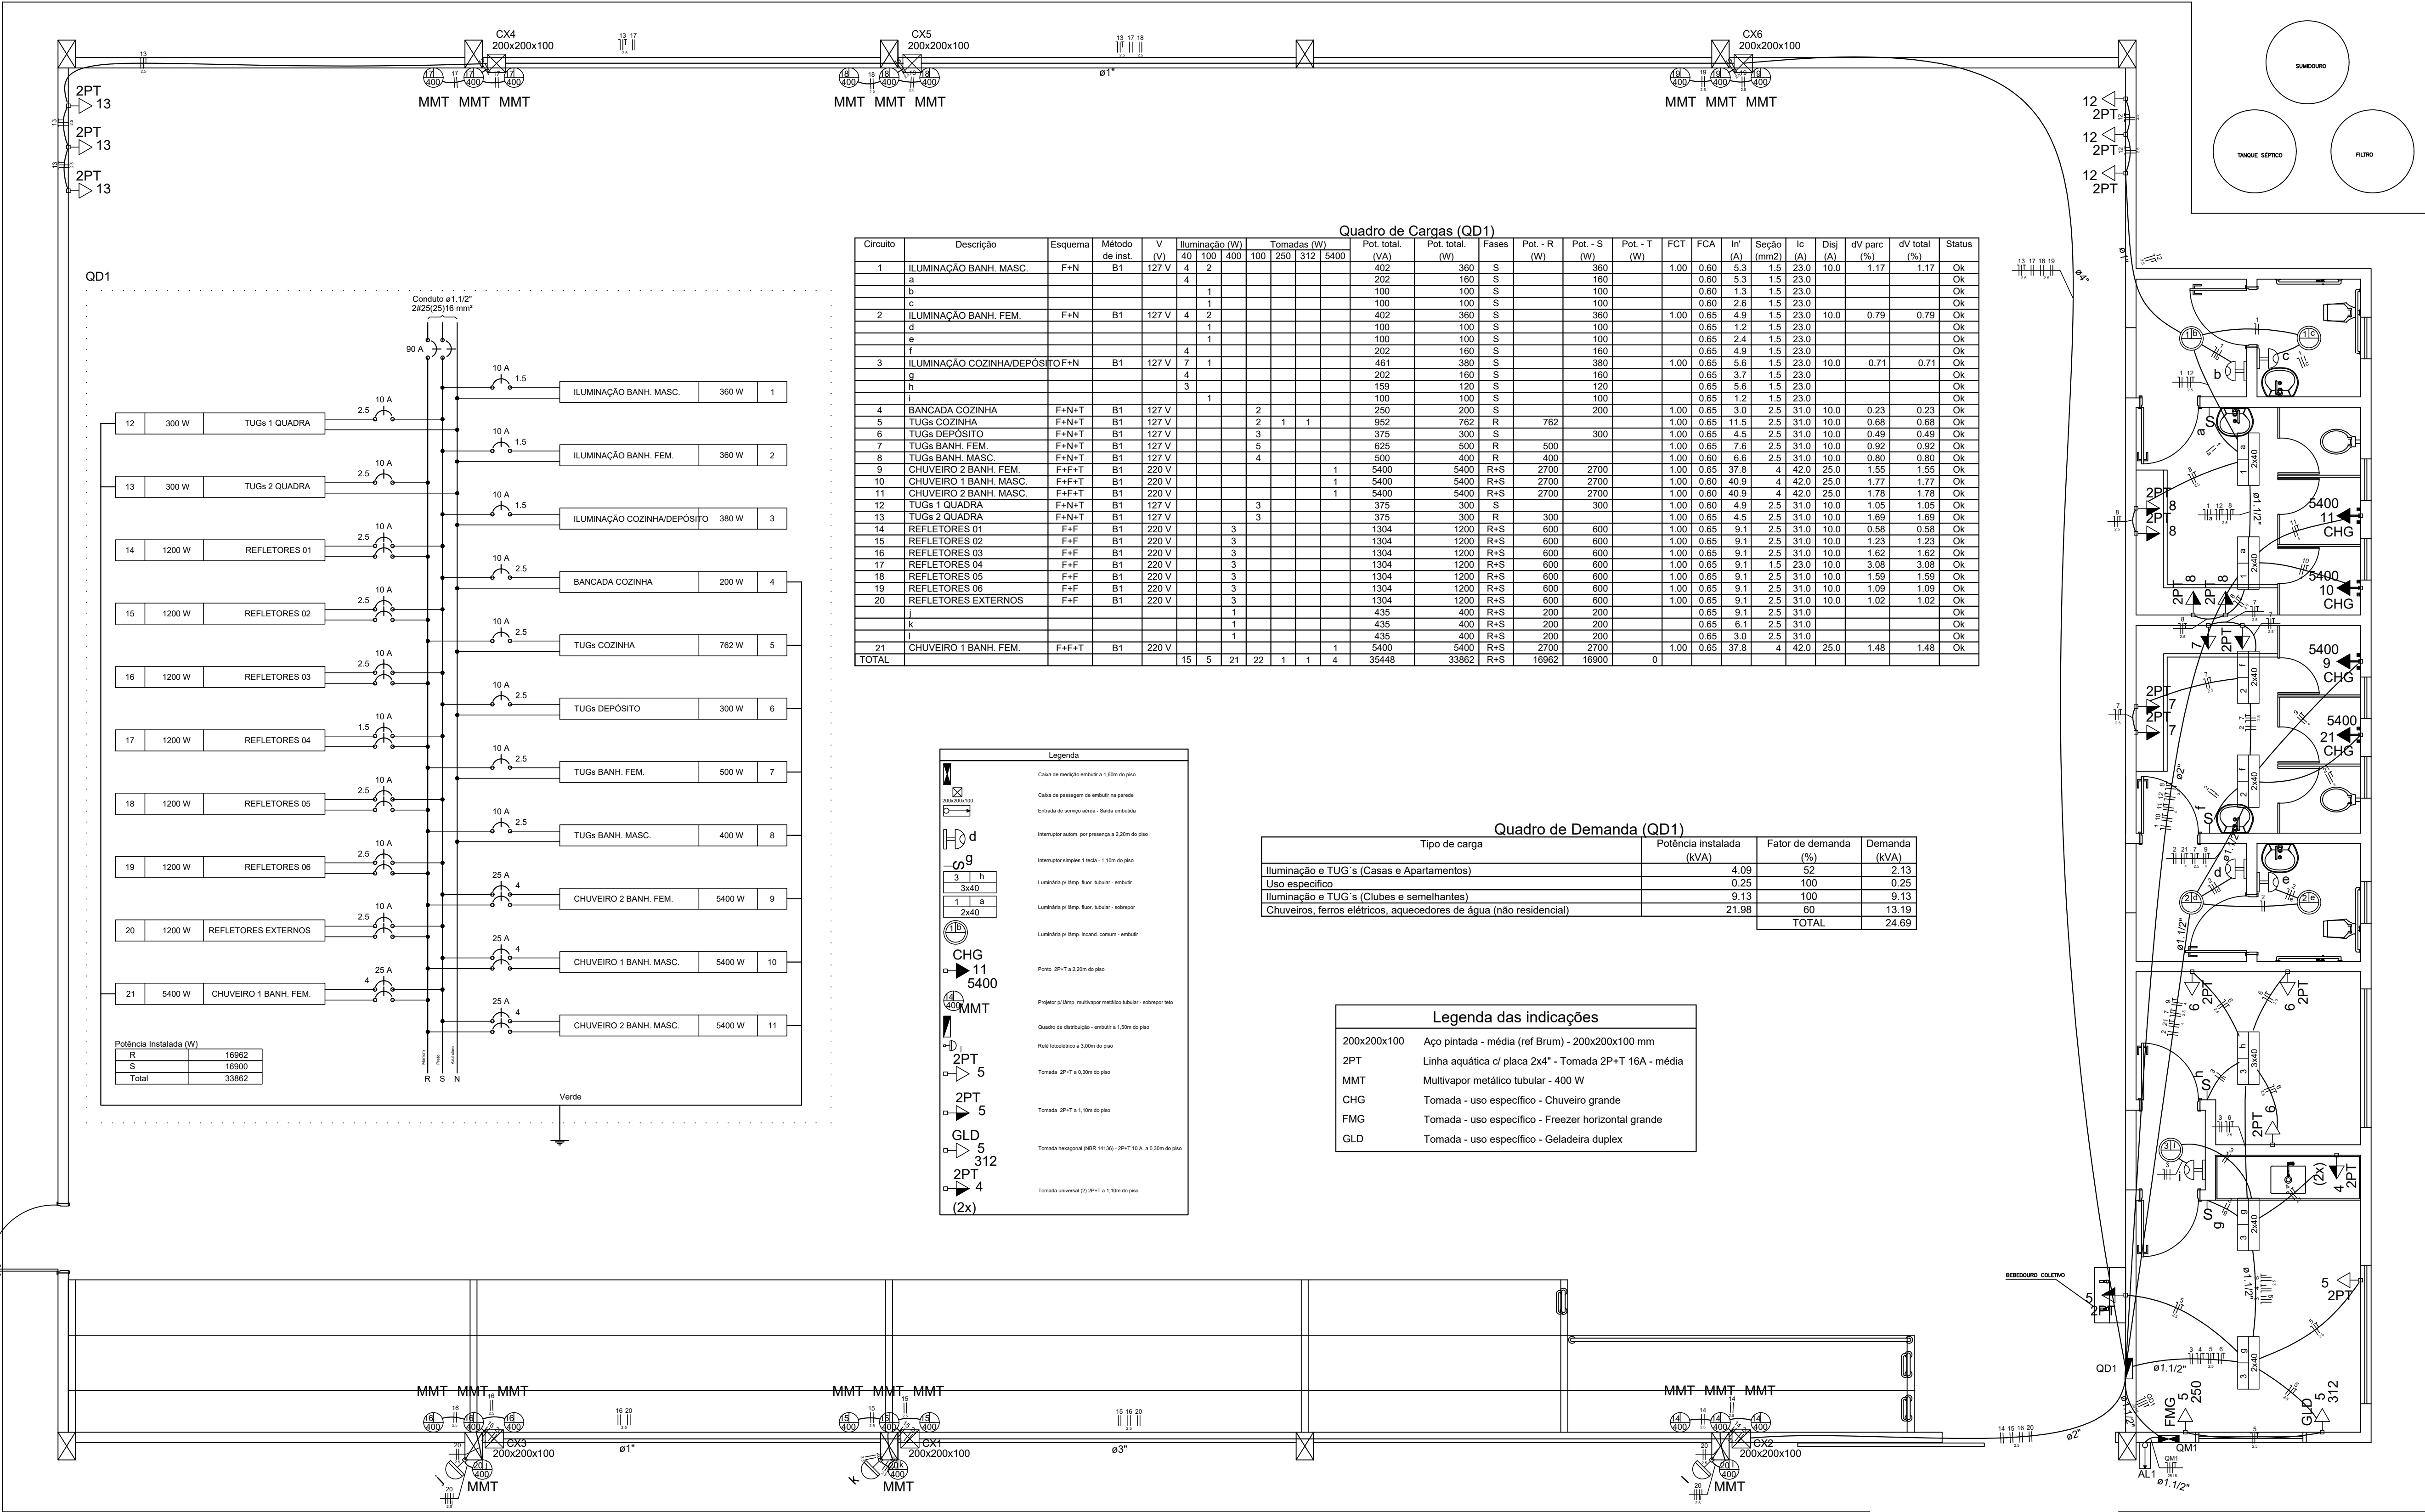

Lista de Materiais		
Acessórios p/ eletrodutos		
Arruela zamak	2	pç
1/2"	1	pç
Bucha zamak	3	pç
1/2"	1	pç
Caixa PVC	19	pç
4x2"	20	pç
Caixa PVC octogonal	33	pç
3x3"	1	pç
Curva 45° PVC rosca	1	pç
1/2"	1	pç
Curva 90° PVC longa rosca	1	pç
1/2"	1	pç
Luva PVC rosca	3	pç
1/2"	2	pç
Luva aço galvan. pesado	1	pç
1/2"	1	pç
Acessórios uso geral		
Fita isolante autofusão	1	pç
20m		
Cabo Unipolar (cobre)		
Isol. HEPR - ench.EVA - 0,6/1kV (ref. Pirelli Afumex)		
1.5 mm²	278.90	m
16 mm²	10.30	m
2.5 mm²	1027.20	m
25 mm²	30.80	m
4 mm²	198.40	m
Caixa de passagem - embutir		
Aço pintada (ref Brum)		
200x200x100 mm	6	pç
Canaleta PVC		
Canaleta PVC lisa		
80x80mm	2.00	m
Dispositivo Elétrico - embutido		
Tomada 2P+T - 16A	20	pç
Placa 2x4"		
Placa c/ furo	3	pç
Placa cega	4	pç
Placa p/ 1 função	2	pç
Placa p/ 1 função retangular	4	pç
Placa p/ 2 funções retangulares separadas	1	pç
S/ placa		
Interruptor 1 tecla simples	4	pç
Tomada hexagonal (NBR 14136) 2P+T 10A	2	pç
Tomada universal retangular (2) 2P+T 15A	1	pç
Dispositivo de Proteção		
Interruptor autom. por presença		
110V - 1200W resistivo	5	pç
Relé fotoelétrico		
220V - 1000W c/ fotocélula	3	pç
Dispositivo de Proteção		
Disjuntor Unipolar Termomagnético - norma DIN		
10 A	17	pç
25 A	4	pç
90 A	1	pç
Eletroduto PVC flexível		
Eletroduto leve		
1"	35.00	m
3/4"	174.70	m
Eletroduto pesado		
1.1/2"	30.70	m
2"	24.80	m
3"	16.80	m
4"	22.90	m
Eletroduto PVC rosca		
Eletroduto, vara 3,0m		
1/2"	1.00	m
3/4"	1.00	m
Luminária e acessórios		
Ignitor		
5000 V	21	pç
Luminária embutir p/ incandescente		
100 W	5	pç
Luminária sobrepor p/ fluoresc. tubular		
2x40 W	6	pç
3x40 W	1	pç
Plafonier		
4"	26	pç
Projektor p/ alta pressão	21	pç
400 W		
Reator eletromagnético p/ vapor metálico		
400 W	21	pç
Reator eletrônico p/ fluorescente tubular		
1x41W	1	pç
2x40W	7	pç
Soquete		
base E 27	5	pç
base E 40	21	pç
base G 13	30	pç
Lâmpada Fluorescente		
Uso geral		
100 W	5	pç
Lâmpada de alta pressão		
Multivapor metálico tubular		
400 W	21	pç
Lâmpada fluorescente		
Tubular comum - diam. 33mm		
40 W	15	pç
Material p/ entrada serviço		
Haste de aterramento aço/cobre		
D=15mm, comprimento 2,4m	1	pç
Isolador rodana 600V		
Porcelana vidrada	1	pç
Quadro de medição - CPFL		
Unidade consumidora individual - embutir		
Caixa medição tipo IV - Bifásica	1	pç
Quadro distrib. plástico - embutir		
Barr. monof. - DIN (Ref. Hager)		
Cap. 24 disj. unip. - In Pente 63A	1	pç

PROJETO ELÉTRICO

CLIENTE:
PREFEITURA DE BREJETUBA
CNPJ: 01.612.674/0001-00

ENDEREÇO DA OBRA:
córrego Pinheiros, Zona Rural
BREJETUBA - ES, CEP 29.630-000

REFERÊNCIA:
PLANTA BAIXA, DIAGRAMAS E DETALHES

RESPONSÁVEL TÉCNICO:
Engº CARLOS ALBERTO TERNEIRO CREA-ES 58710

DESENHO: DATA: FEVEREIRO/2019

FORMATO: A1

ESCALA: 1/75

UNIDADE: CENTIMETRO

ARQUIVO: NOME DO ARQUIVO.DWG

FOLHA
01 01