


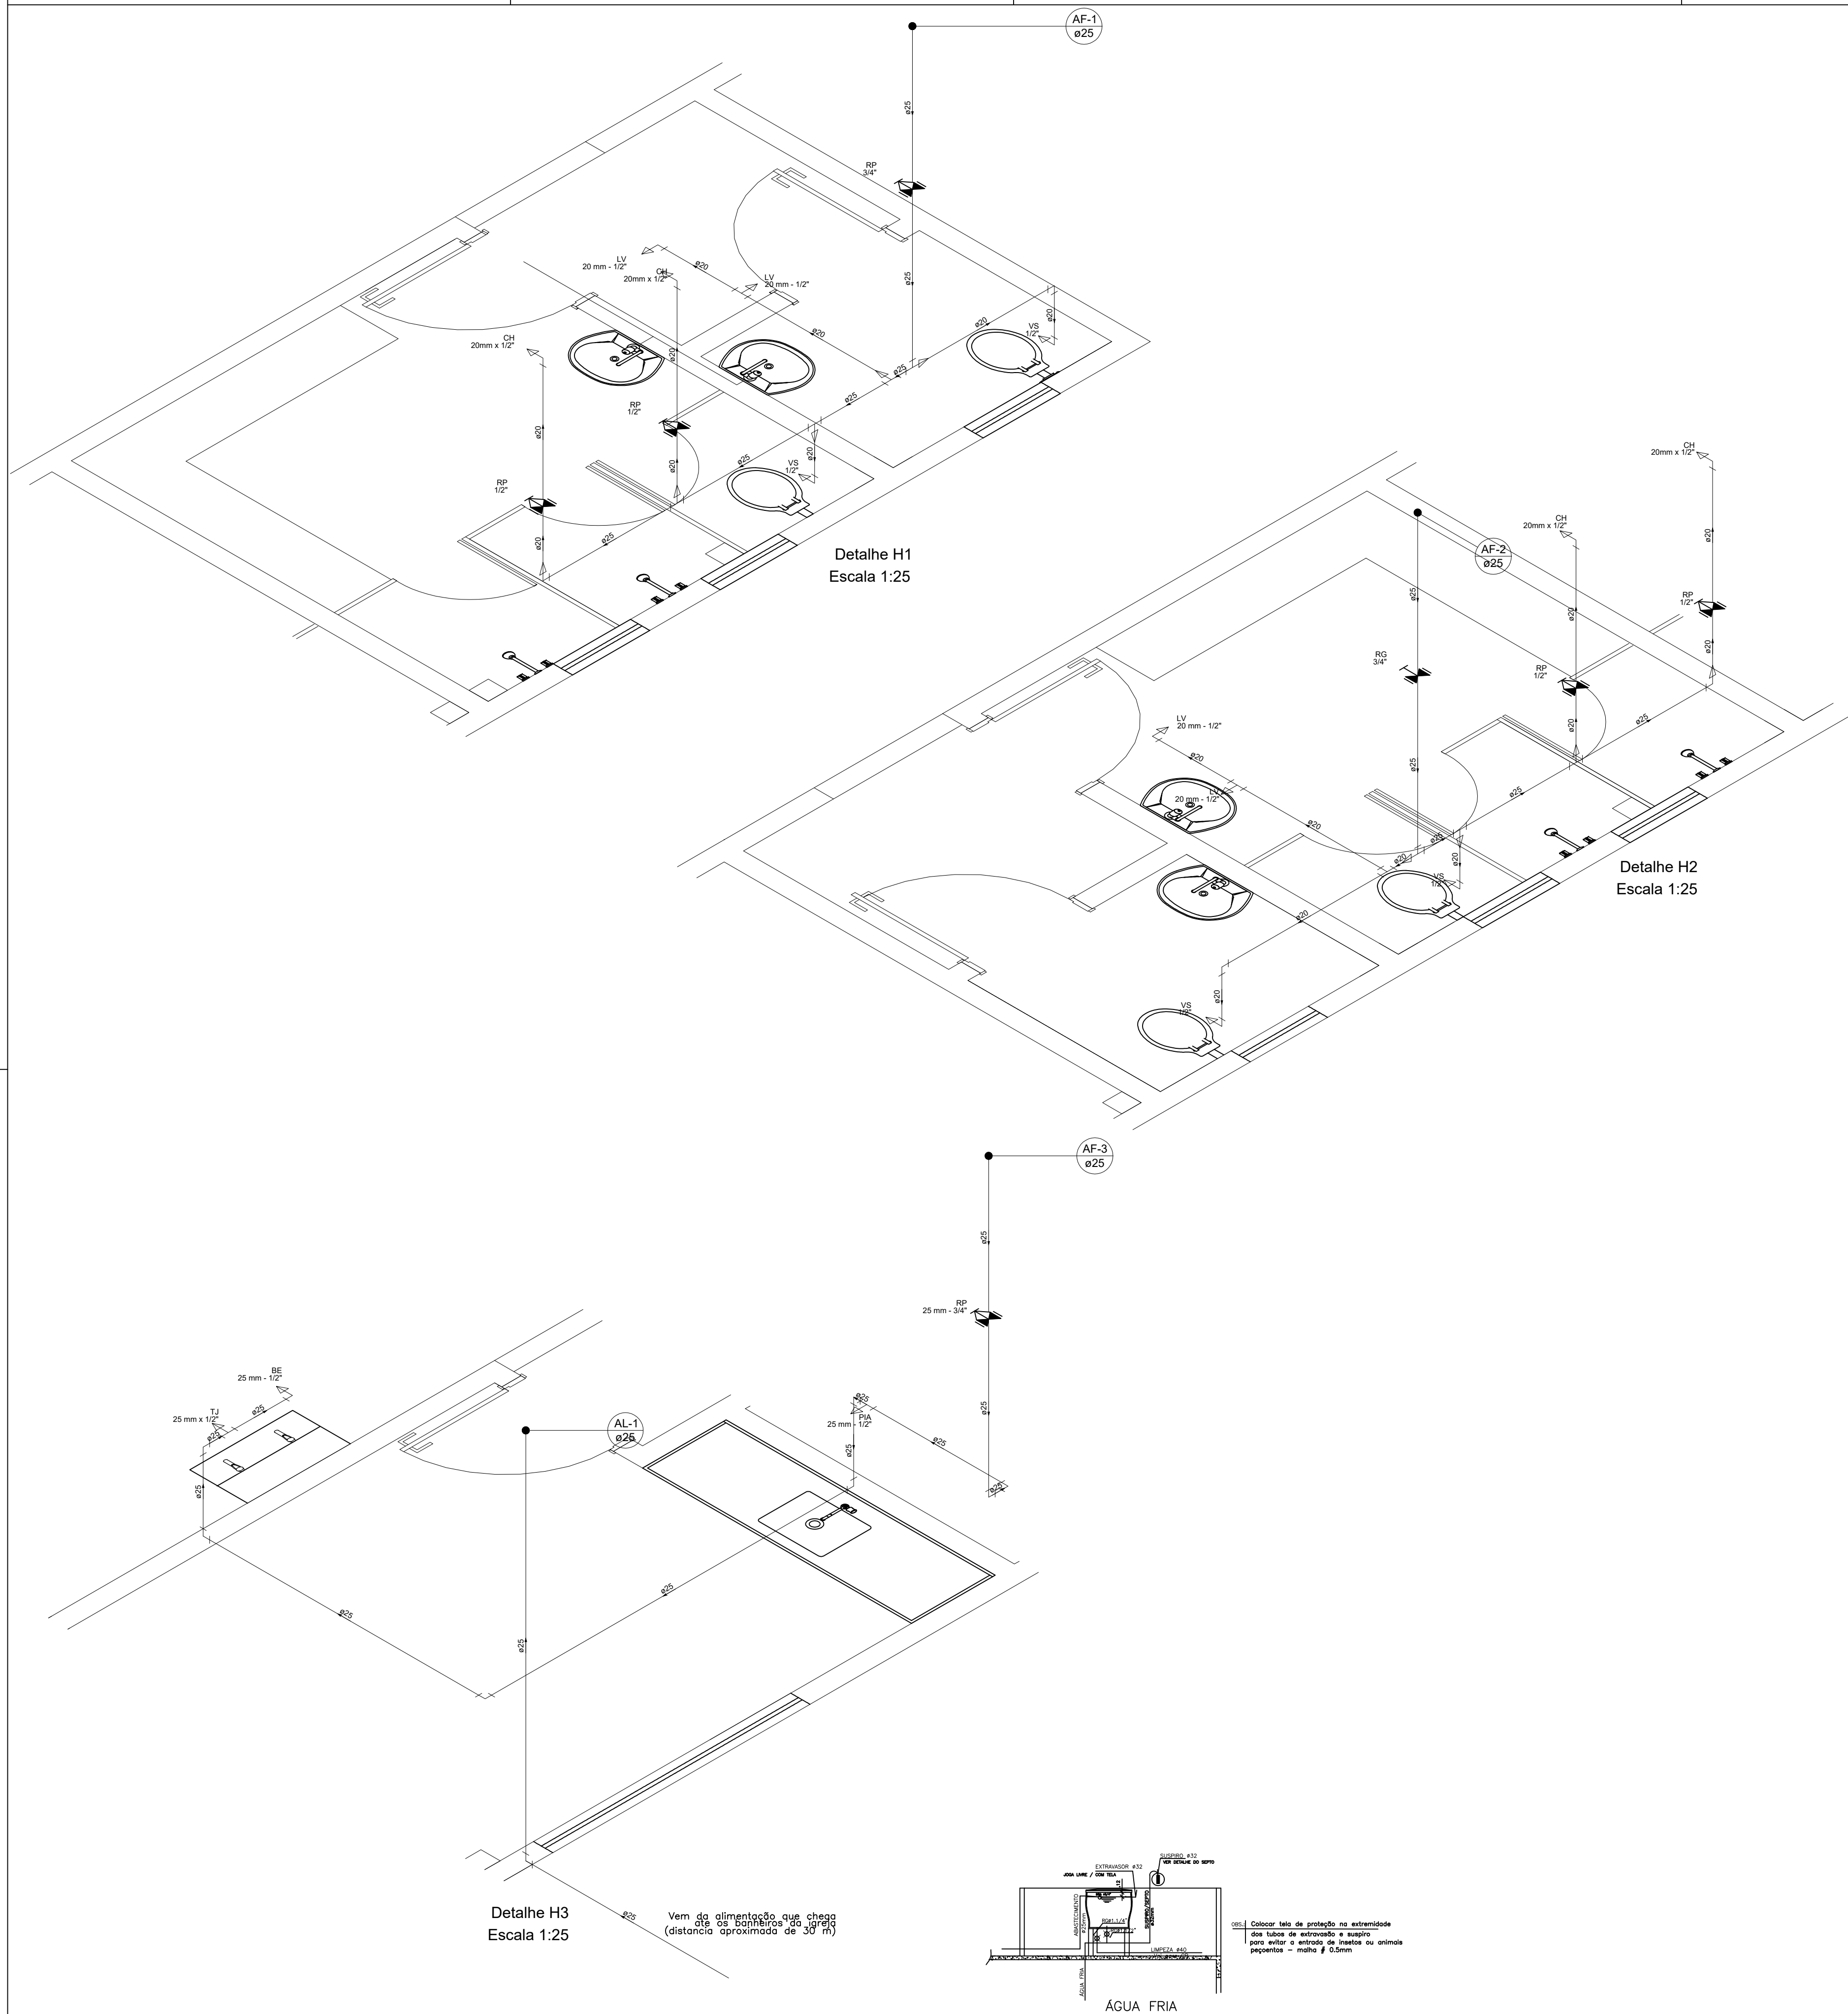


Legenda das indicações

Legenda	
○	Alimentador Predial
➔	Registro de Pressão com PVC soldável
➔	Registro de chuveiro branco
➔	Registro de gaveta c/canopla cromada c/PVC soldável

Legenda detalhada	
Alimentador Predial	
Metais	
Registro de esfera 3/4"	1 pç
PVC misto soldável	
Colar de tomada em PVC 3/4"	1 pç
Joelho 90 soldável c/ rosca 25 mm - 3/4"	1 pç
PVC rígido soldável	
Adapt sold.curto c/bolsa-rosca p registro 25 mm - 3/4"	1 pç
Registro de Pressão com PVC soldável	
Metais	
Registro de pressão c/ canopla cromada 3/4"	1 pç
PVC misto soldável	
Luva soldável c/ rosca 25 mm - 3/4"	1 pç
PVC rígido soldável	
Adapt sold.curto c/bolsa-rosca p registro 25 mm - 3/4"	1 pç
Registro de chuveiro branco	
Metais	
Registro de Chuveiro branco PVC 1/2"	1 pç
Registro de gaveta c/canopla cromada c/PVC soldável	
Metais	
Registro de gaveta c/ canopla cromada 3/4"	1 pç
PVC rígido soldável	
Adapt sold.curto c/bolsa-rosca p registro 25 mm - 3/4"	2 pç

Lista de Materiais	
Aparelho	
Bebedouro 25mmx 1/2"	1 pç
Chuveiro 20mm x 1/2"	4 pç
Torneira de Jardim 25 mm x 1/2"	1 pç
Torneira de Pia de Cozinha 25 mm - 1/2"	1 pç
Torneira de lavatório 20 mm - 1/2"	4 pç
Vaso Sanitário c/ cx. acoplada 1/2"	4 pç
Metais	
Registro de Chuveiro branco PVC 1/2"	4 pç
3/4"	1 pç
Registro de esfera 3/4"	1 pç
Registro de gaveta c/ canopla cromada 3/4"	1 pç
Registro de pressão c/ canopla cromada 3/4"	1 pç
PVC Acessórios	
Engate flexível cobre cromado com canopla 1/2 - 30cm	4 pç
Engate flexível plástico 1/2 - 30cm	5 pç
PVC misto soldável	
Colar de tomada em PVC 3/4"	1 pç
Joelho 90 soldável c/ rosca 20 mm - 1/2"	4 pç
25 mm - 3/4"	1 pç
Luva soldável c/ rosca 25 mm - 3/4"	1 pç
PVC rígido soldável	
Adapt sold.curto c/bolsa-rosca p registro 25 mm - 3/4"	4 pç
Bucha de redução sold. curta 25 mm - 20 mm	7 pç
Joelho 90° soldável 20 mm	2 pç
25 mm	8 pç
Joelho de redução 90 soldável 25 mm - 20 mm	2 pç
Luva de correr p/ tubo 25 mm	4 pç
Tubos 20 mm	13.54 m
25 mm	48.98 m
Tê 90 soldável 20 mm	1 pç
25 mm	7 pç
PVC soldável azul c/ bucha latão	
Joelho 90° soldável com bucha de latão 20 mm - 1/2"	6 pç
Joelho de redução 90° soldável com bucha de latão 25 mm - 1/2"	1 pç
Tê red.90 sold c/ bucha latão B central 25 mm - 1/2"	2 pç
Tê sold c/ bucha latão bolsa central 20 mm - 1/2"	2 pç

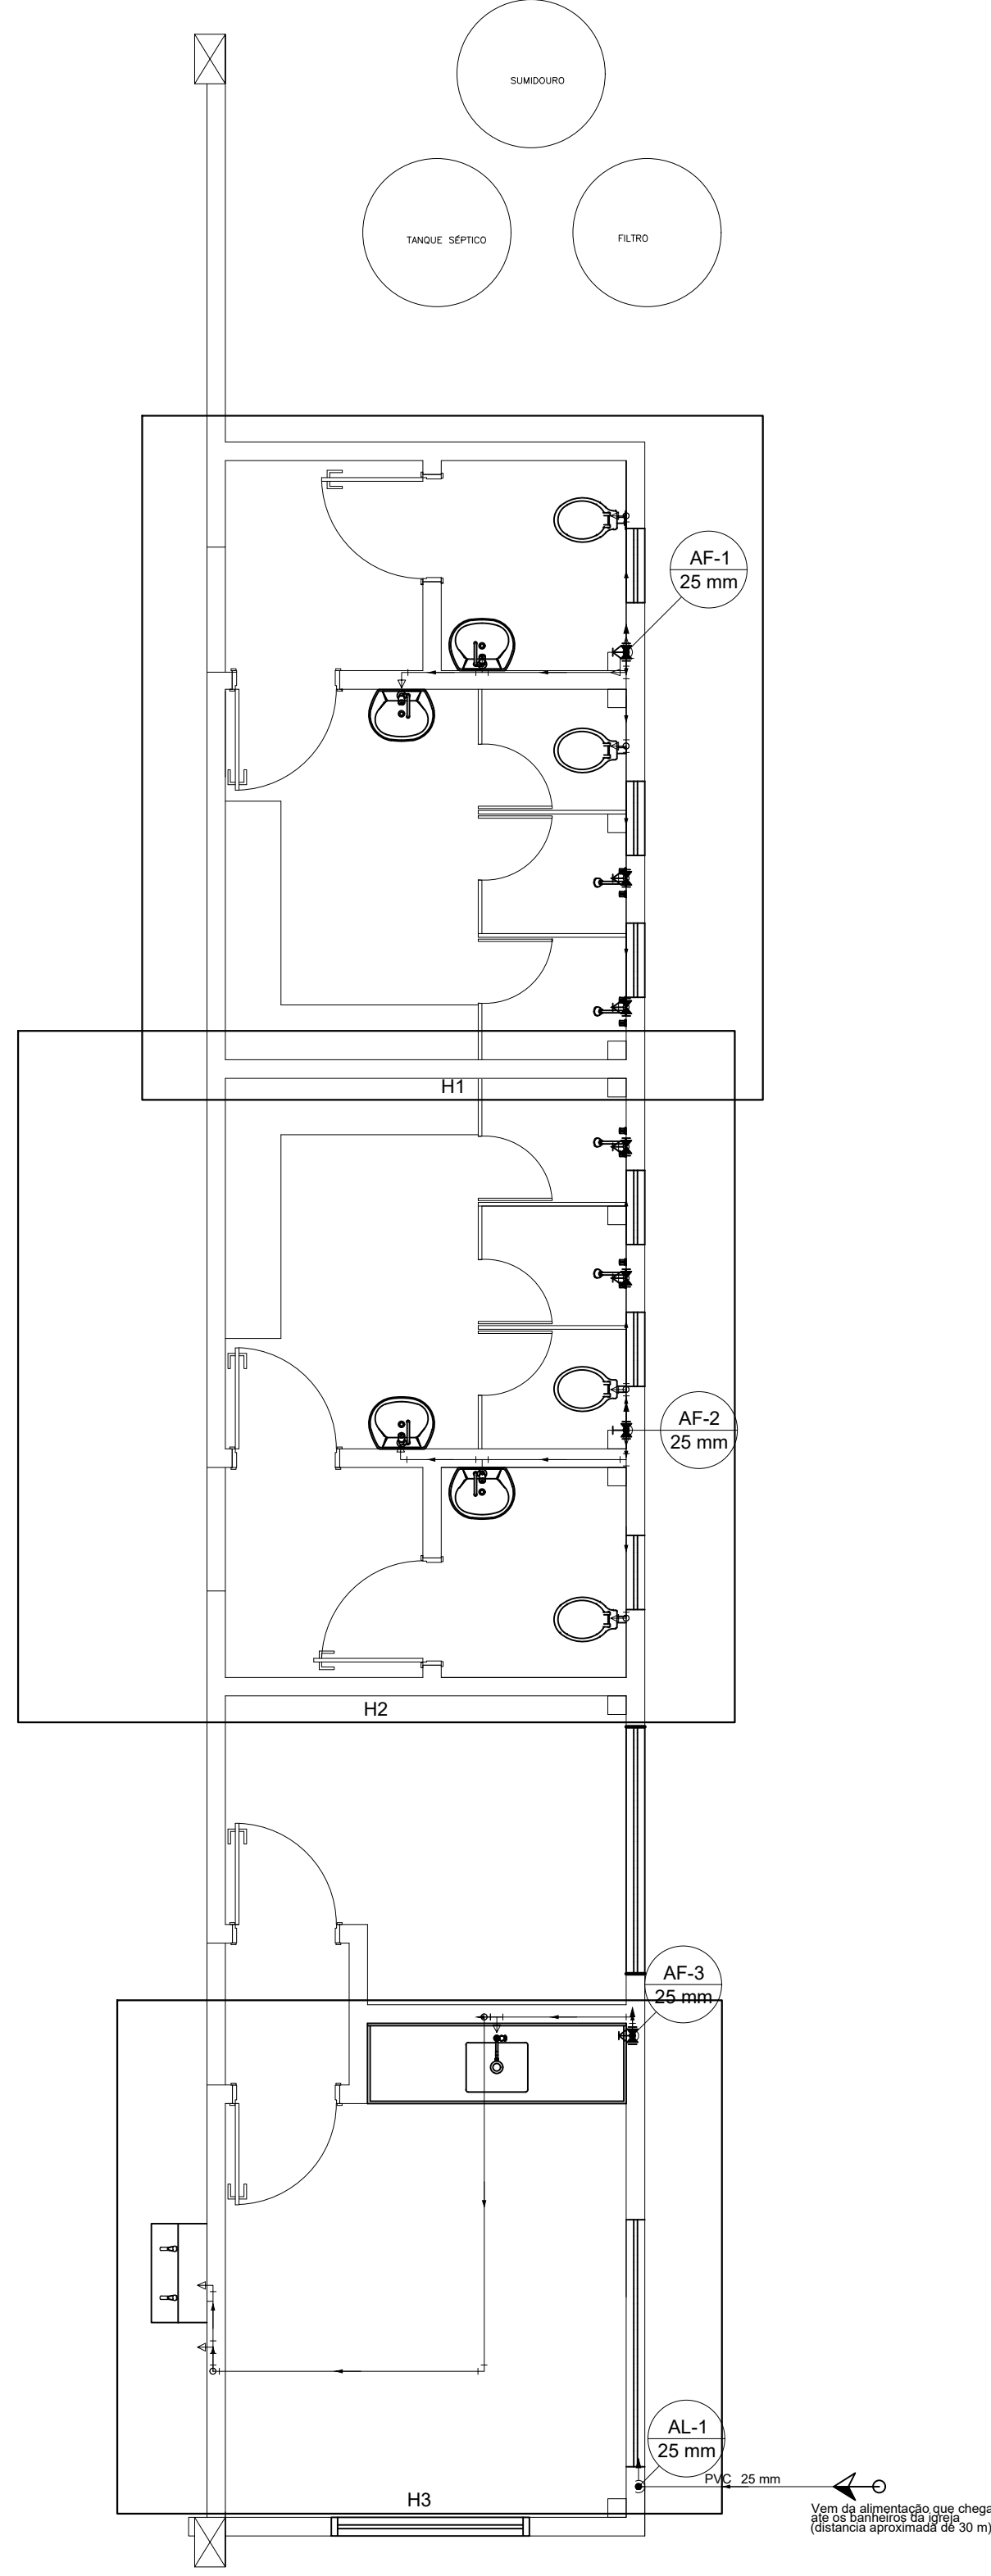

PREFEITURA MUNICIPAL DE BREJETUBA

Descrição:QUADRA POLIESPORTIVA
PROJETO HIDRAULICO

Conteudo:PLANTA BAIXA, DETALHES E LEGENDA DO TÉRREO

Localização:Corrego Pinheiros-Brejetuba-ES

Responsavel Técnico:CARLOS ALBERTO TERNERO
ENGENHEIRO CIVIL - CREA ES 5877/D

Data:FEVEREIRO/2019

Escala:1:100

Prancha:01/03