



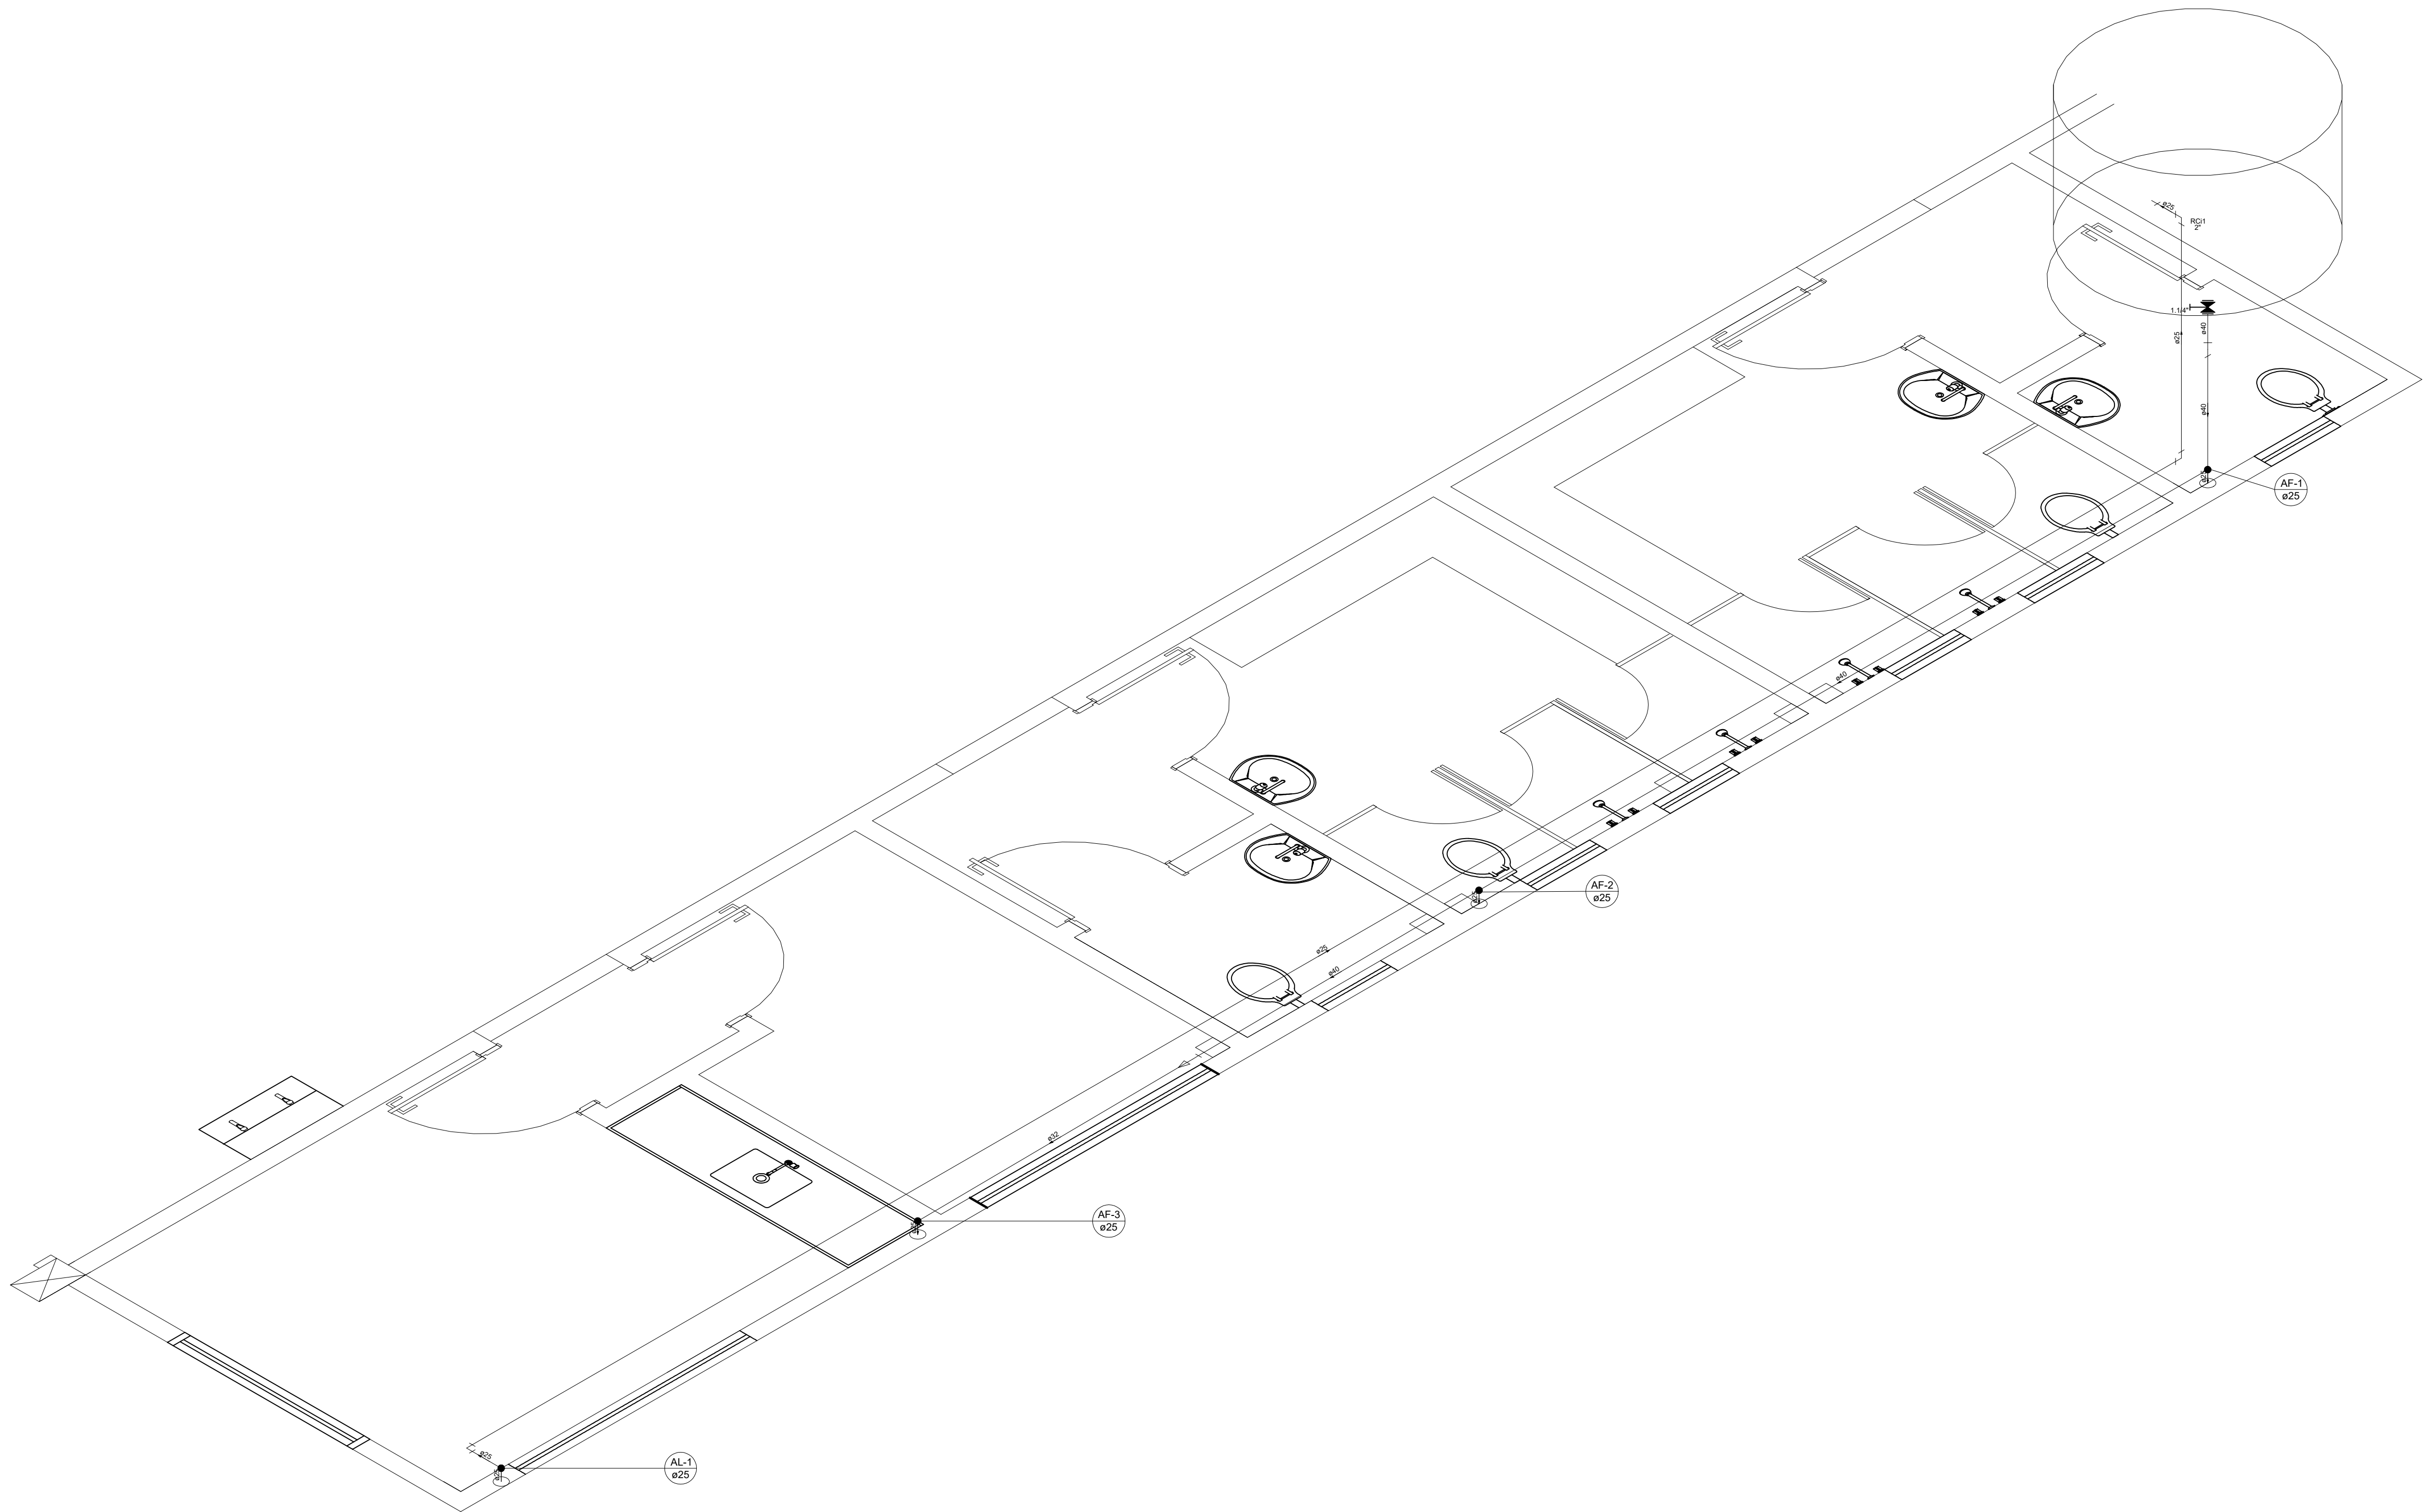

Detalhe H2
Escala 1:25

Lista de Materiais	
Metais	
Registro de gaveta c/ canopla cromada 1.1/4"	1 pç
PVC rígido soldável	
Adapt sold. c/ flange livre p/ cx. d'água 25 mm - 3/4"	1 pç
60 mm - 2"	1 pç
Adapt sold curto c/bolsa-rosca p registro 40 mm - 1.1/4"	2 pç
Bucha de redução sold. longa 40 mm - 25 mm	1 pç
Joelho 90° soldável 25 mm	4 pç
40 mm	2 pç
Luva de redução soldável 40 mm - 32 mm	2 pç
Torneira de bóia 3/4"	1 pç
Tubos 25 mm	17.76 m
32 mm	2.38 m
40 mm	10.09 m
Tê 90 soldável 40 mm	1 pç
Reservatório cilíndrico	
Polietileno 2000 L	1 pç

Legenda das indicações	
RG	Registro de gaveta c/canopla cromada c/PVC soldável - 1.1/4"
Legenda	
RG	Registro de gaveta c/canopla cromada c/PVC soldável
Legenda detalhada	
Registro de gaveta c/canopla cromada c/PVC soldável	
Metais	
RG	Registro de gaveta c/ canopla cromada 1.1/4"
PVC rígido soldável	
Adapt sold curto c/bolsa-rosca p registro 40 mm - 1.1/4"	2pç

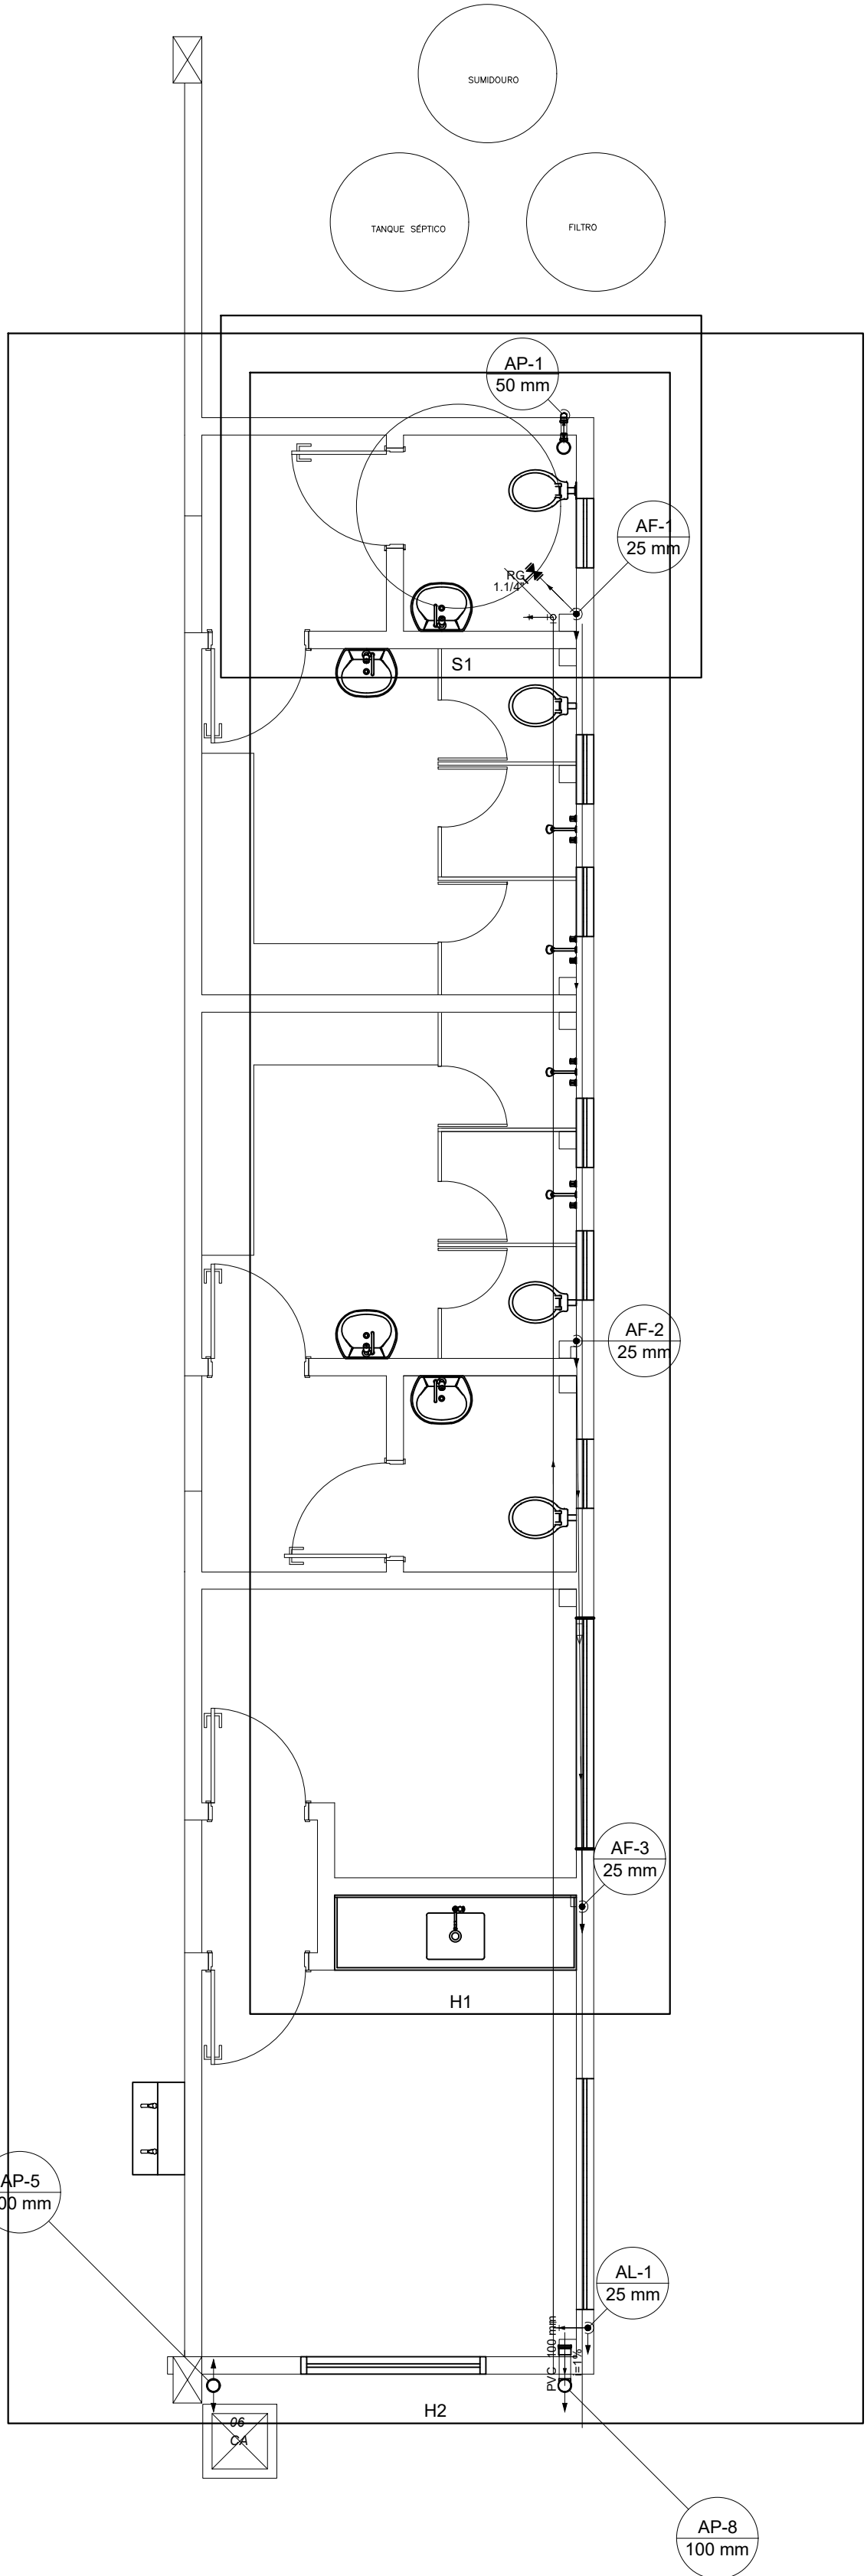

PREFEITURA MUNICIPAL DE BREJETUBA		
Descrição:	QUADRA POLIESPORTIVA PROJETO HIDRÁULICO	
Conteúdo:	PLANTA BAIXA, DETALHES E LEGENDA DA COBERTURA	
Localização	Corrego Pinheiros-Brejetuba-ES	
Responsavel Técnico:	CARLOS ALBERTO TERNERO ENGENHEIRO CIVIL - CREA ES 5877/D	
Data:	Escala:	Prancha:
FEVEREIRO/2019	1:100	02/03