


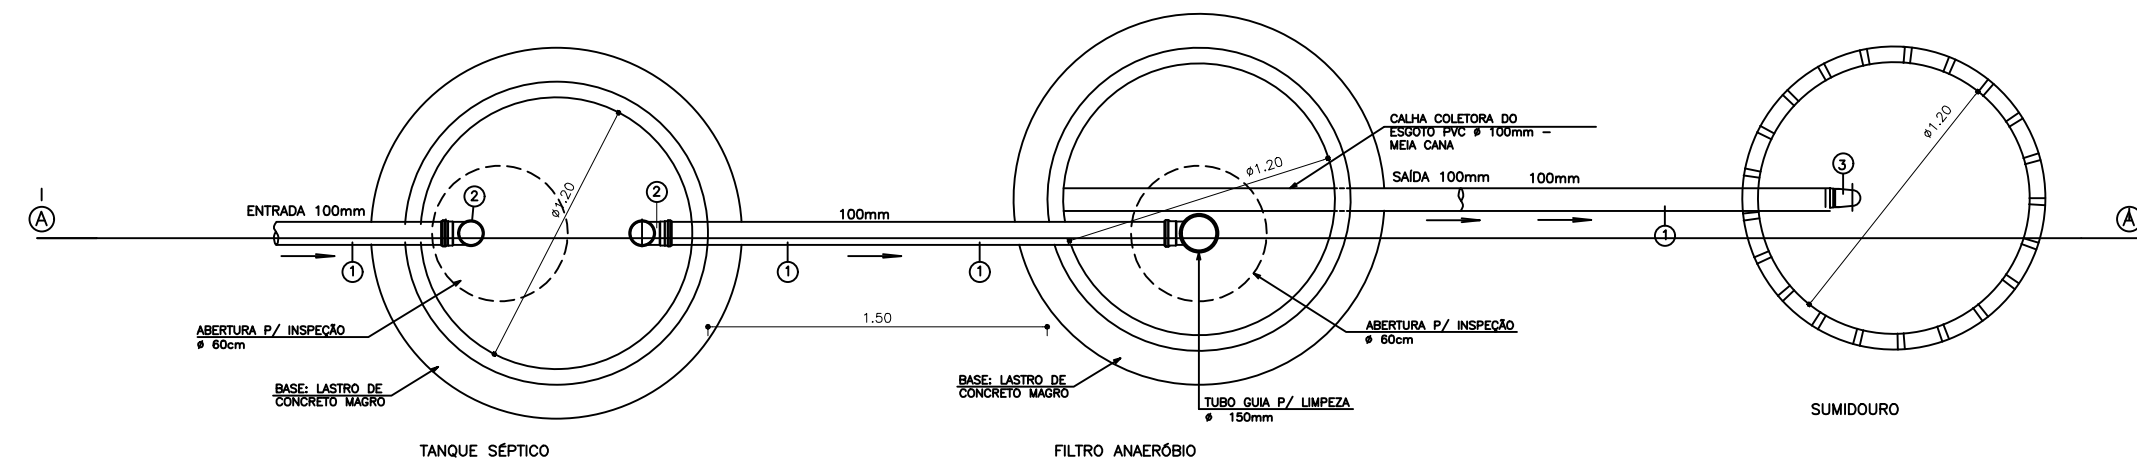
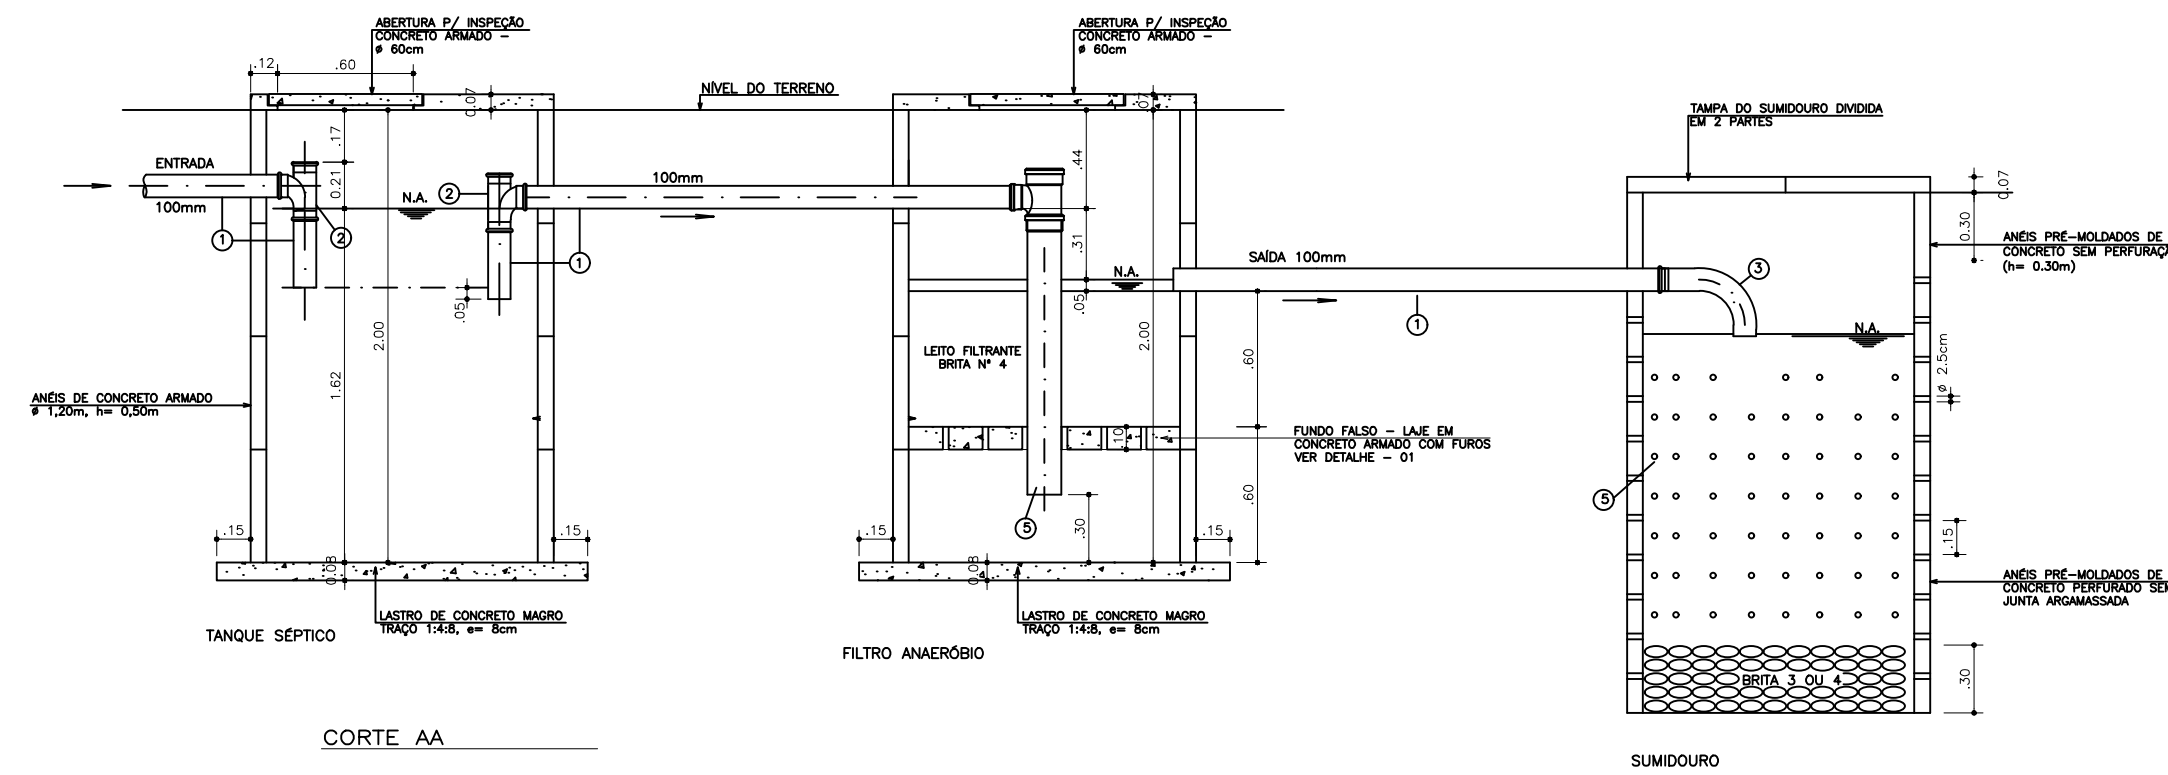
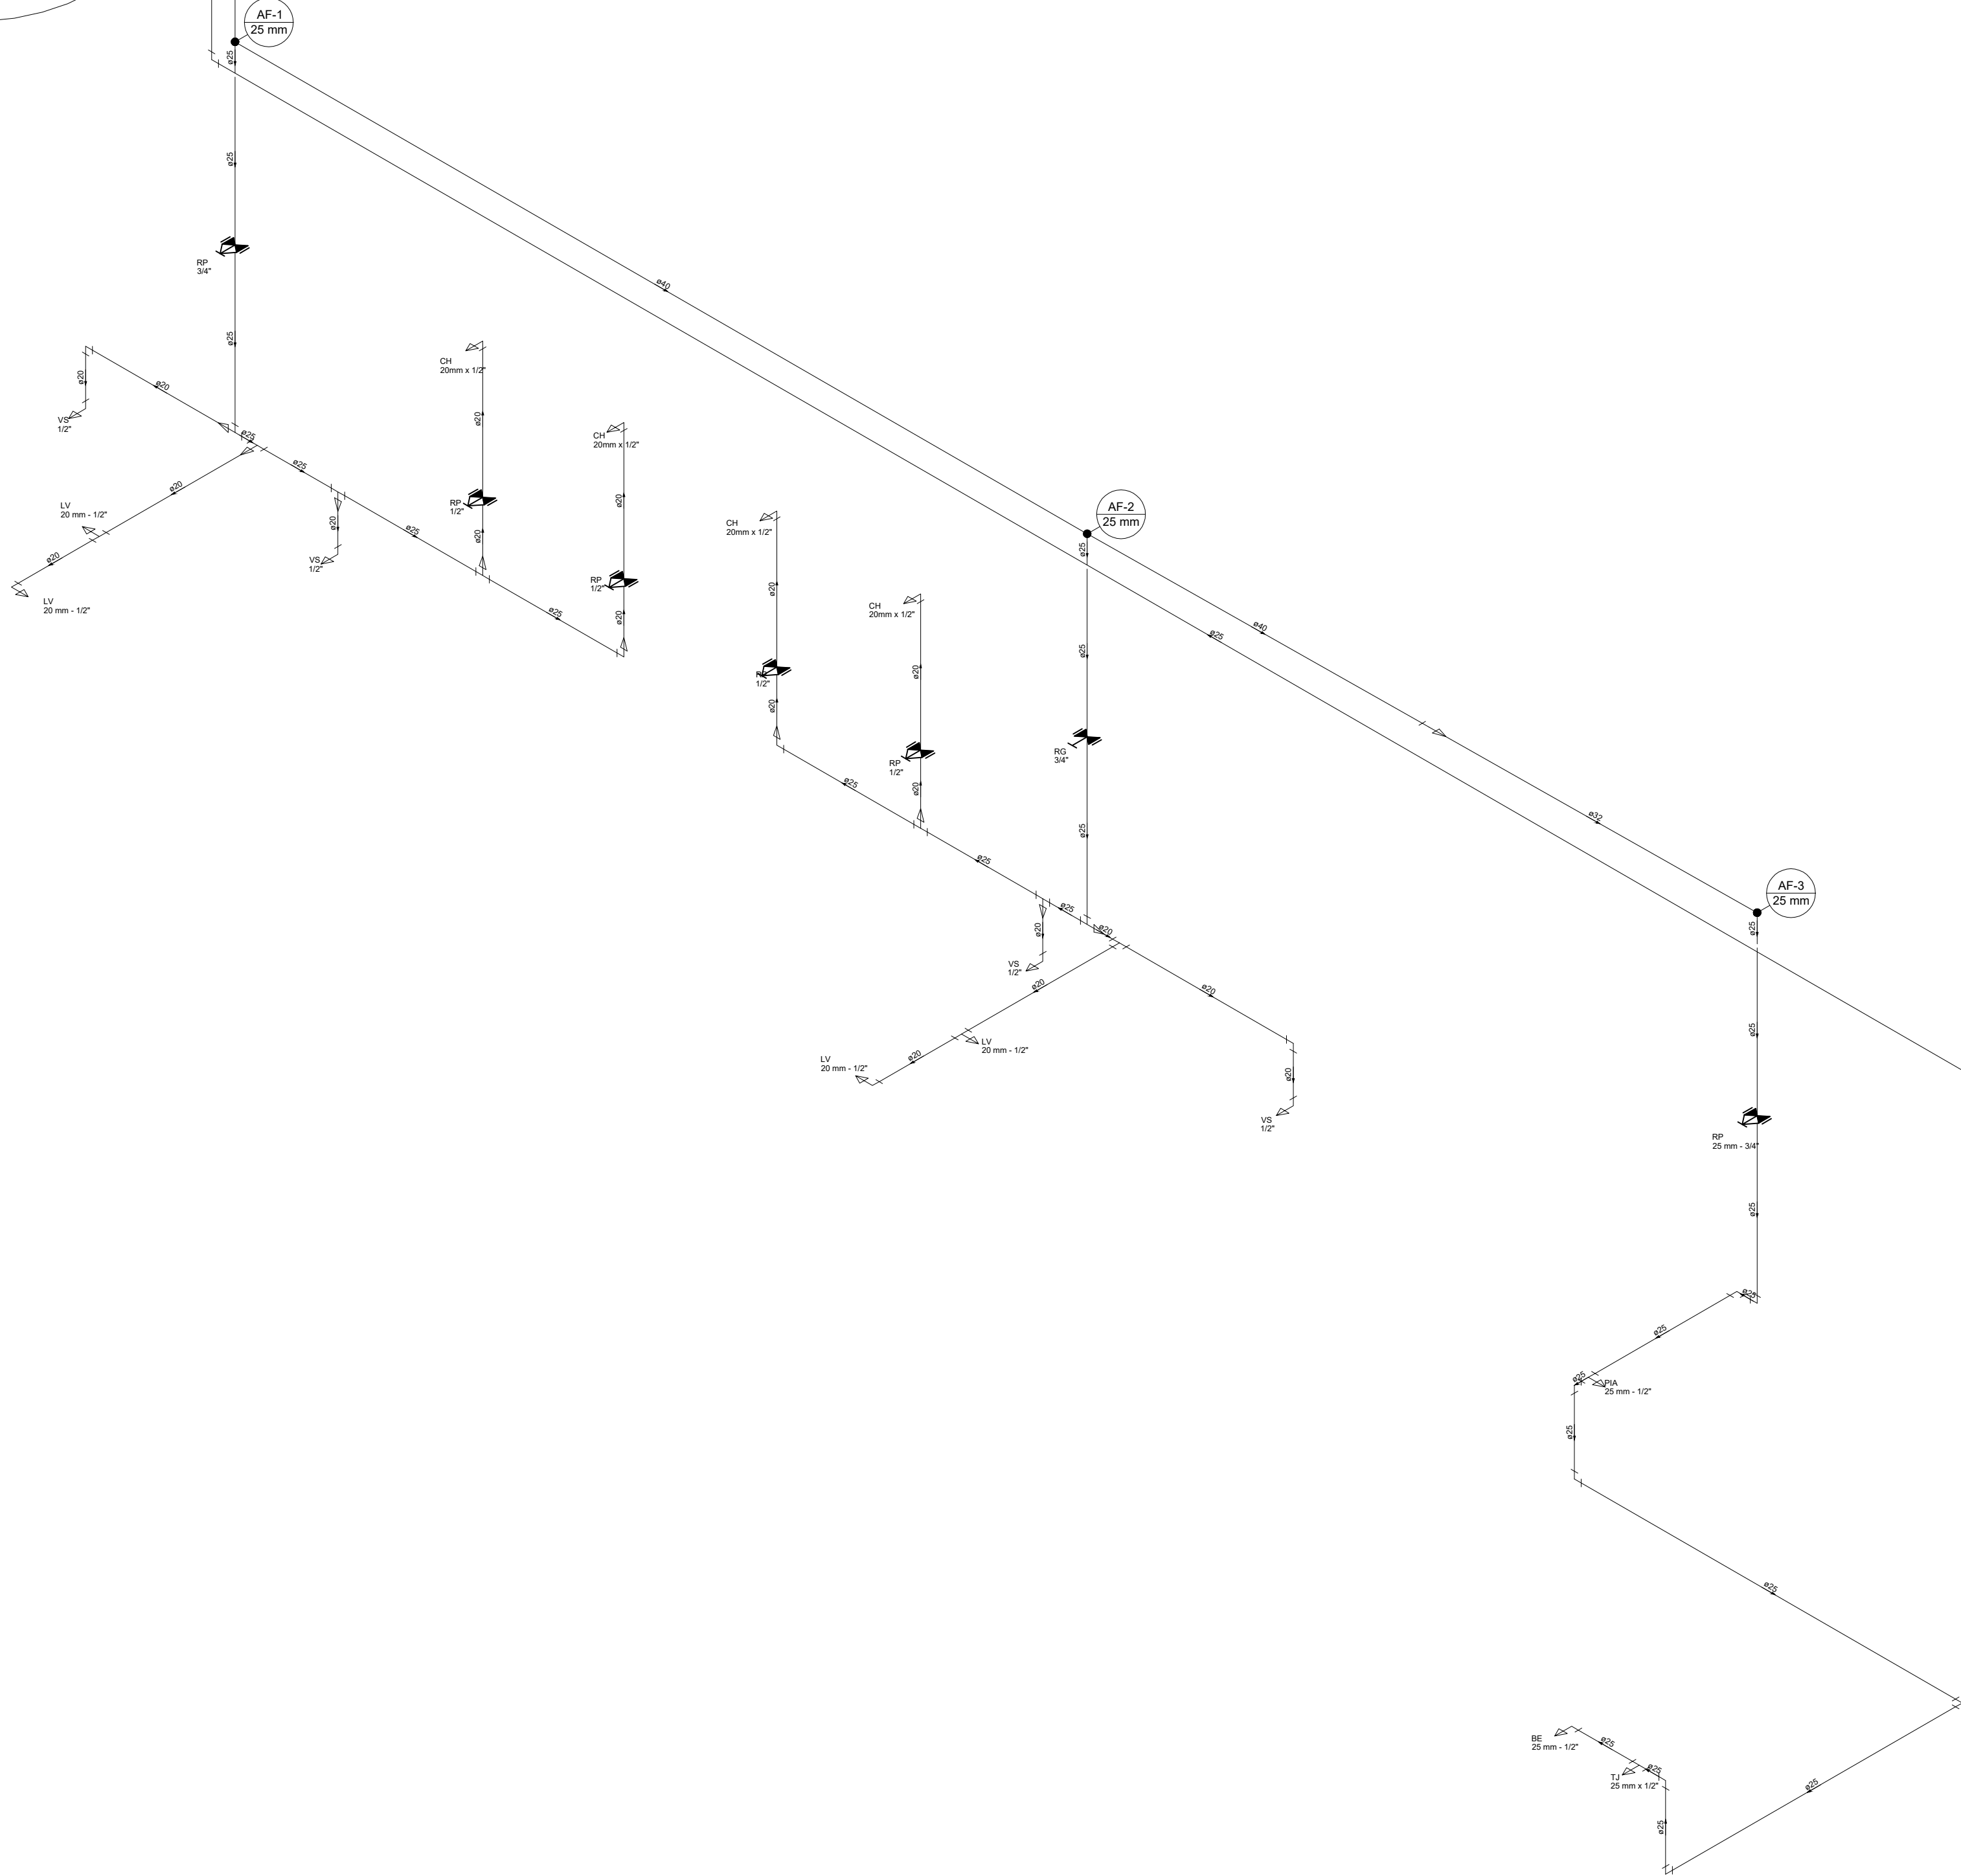


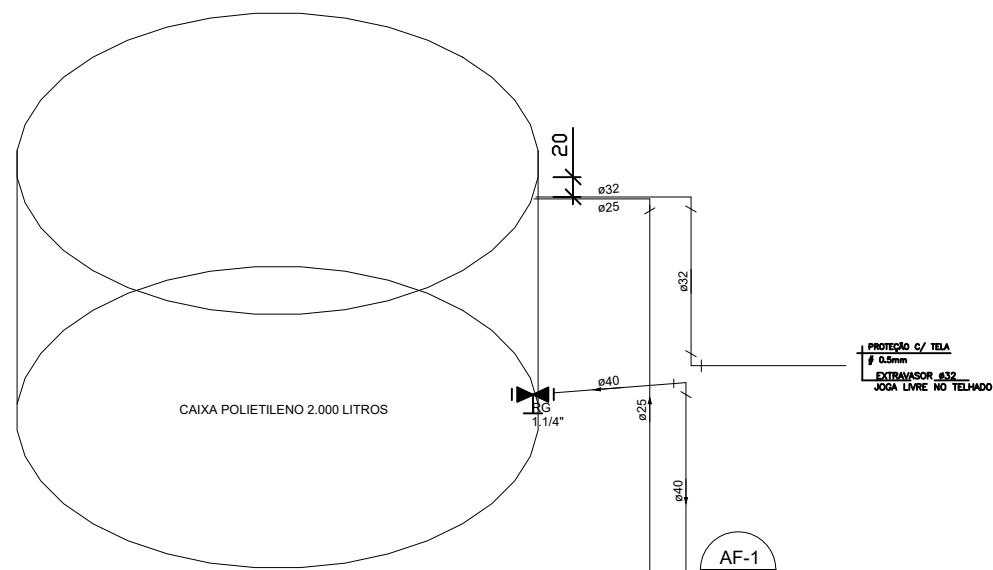

PLANTA BAIXA
TANQUE SÉPTICO/FILTRO ANAERÓBIO/SUMIDOURO
ESCALA: 1/20

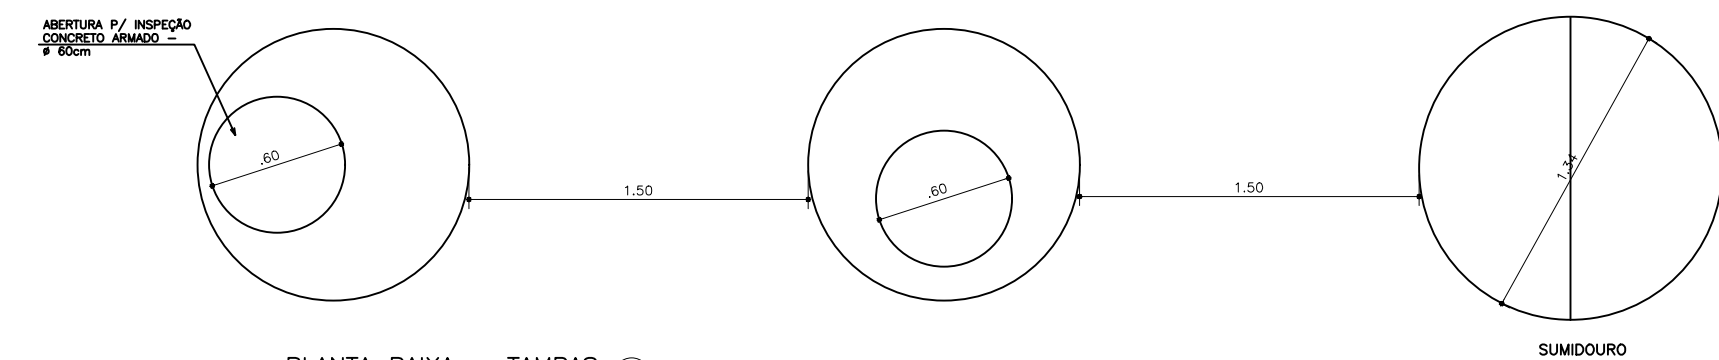

PLANTA BAIXA - TAMPAS
TANQUE SÉPTICO/FILTRO ANAERÓBIO /SUMIDOURO
ESCALA: 1/20

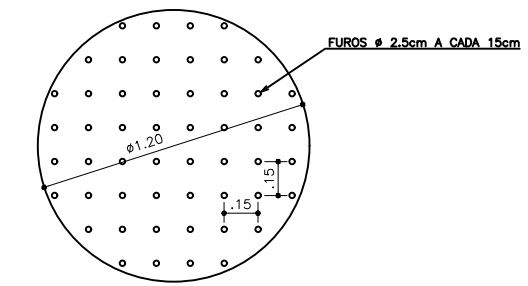

DETALHE - 01
FUNDO FALSO DO
FILTRO ANAERÓBIO
ESCALA: 1/20

LISTA DE MATERIAL TANQUE SÉPTICO/SUMIDOURO				
QTD	DESCRIÇÃO	UNID	ESPECIFICAÇÃO	COMPR
01	Tubo PVC RIGIDO - DIAMETRO 100mm	100	PVC - 100mm	100m
02	Tubo PVC RIGIDO - DIAMETRO 100mm	100	PVC - 100mm	100m
03	Tubo PVC RIGIDO - DIAMETRO 100mm	100	PVC - 100mm	100m
04	Tubo PVC RIGIDO - DIAMETRO 100mm	100	PVC - 100mm	100m
05	Tubo PVC RIGIDO - DIAMETRO 100mm	100	PVC - 100mm	100m

PREFEITURA MUNICIPAL DE BREJETUBA

Descrição: QUADRA POLIESPORTIVA
PROJETO HIDRAULICO E TANQUE SÉPTICO

Conteúdo: ISOMÉTRICO GERAL E PROJETO TANQUE SÉPTICO

Localização: Corrego Pinheiros-Brejetuba-ES

Responsavel Técnico: CARLOS ALBERTO TERNERO
ENGENHEIRO CIVIL - CREA ES 5877/D

Data: FEVEREIRO/2019
Escala: 1:100
Prancha: 03/03